

TRIBUNALE DI S.M. CAPUA VETERE

UFFICIO ESECUZIONI
G.E. Dott.ssa Linda Catagna


Promossa da LEVITICUS SPV SRL c/

IMMOBILE SITO IN CASTEL VOLTURNO
III TRAVERSA VIA FIUME LIRI n. 36

PIANTA PIANO TERRA_CONI OTTICI
SCALA 1:100

ALLEGATO N.9

C.T.U. ing. Francesco Riboldi

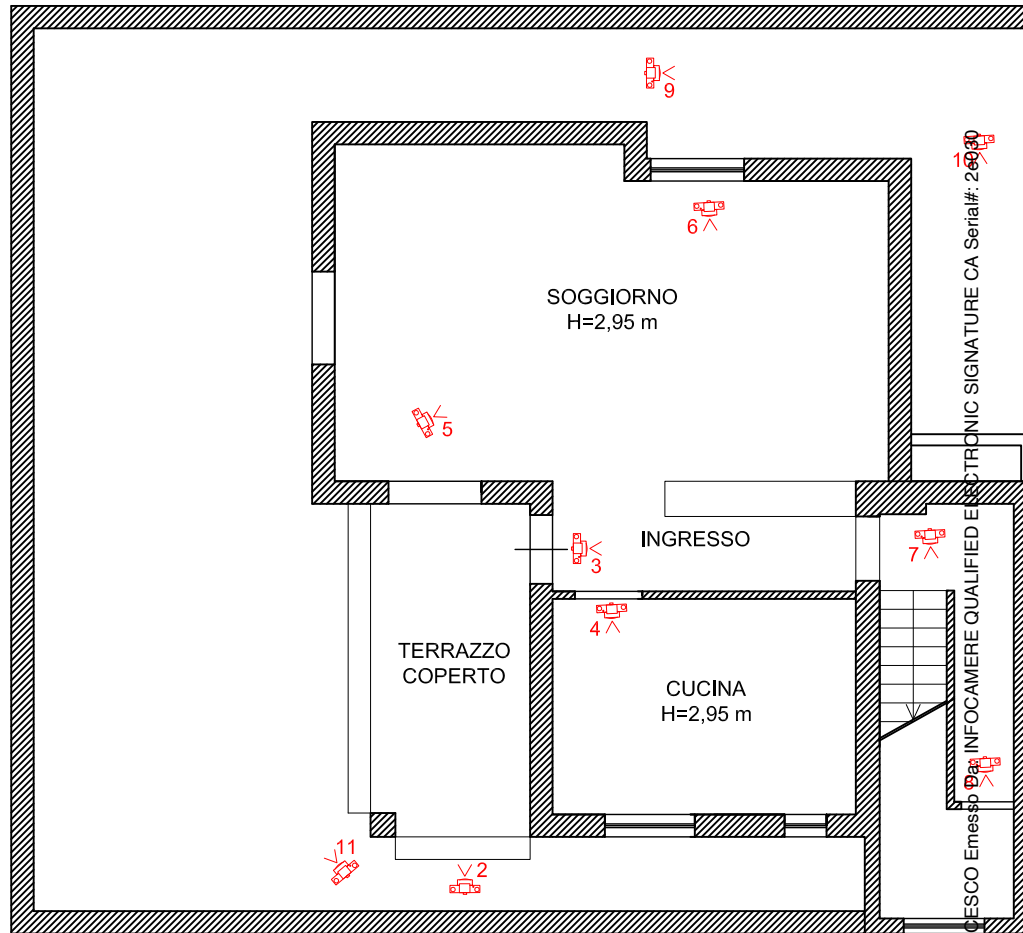

Firmato Da: RIBOLDI FRANCESCO Emesso Da: INFOCAMERE QUALIFIED ELECTRONIC SIGNATURE CA Serial#: 26030

1

